




Schemat montażu wentylatorów W1, W2

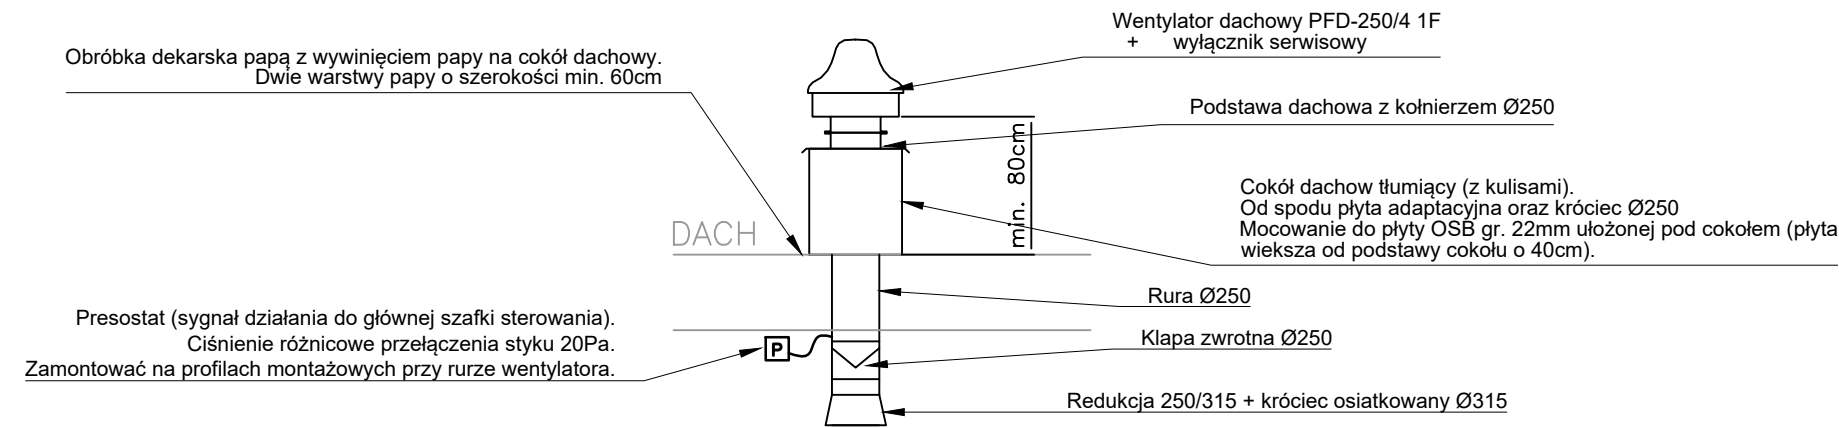

Schemat montażu wentylatorów W4, W6

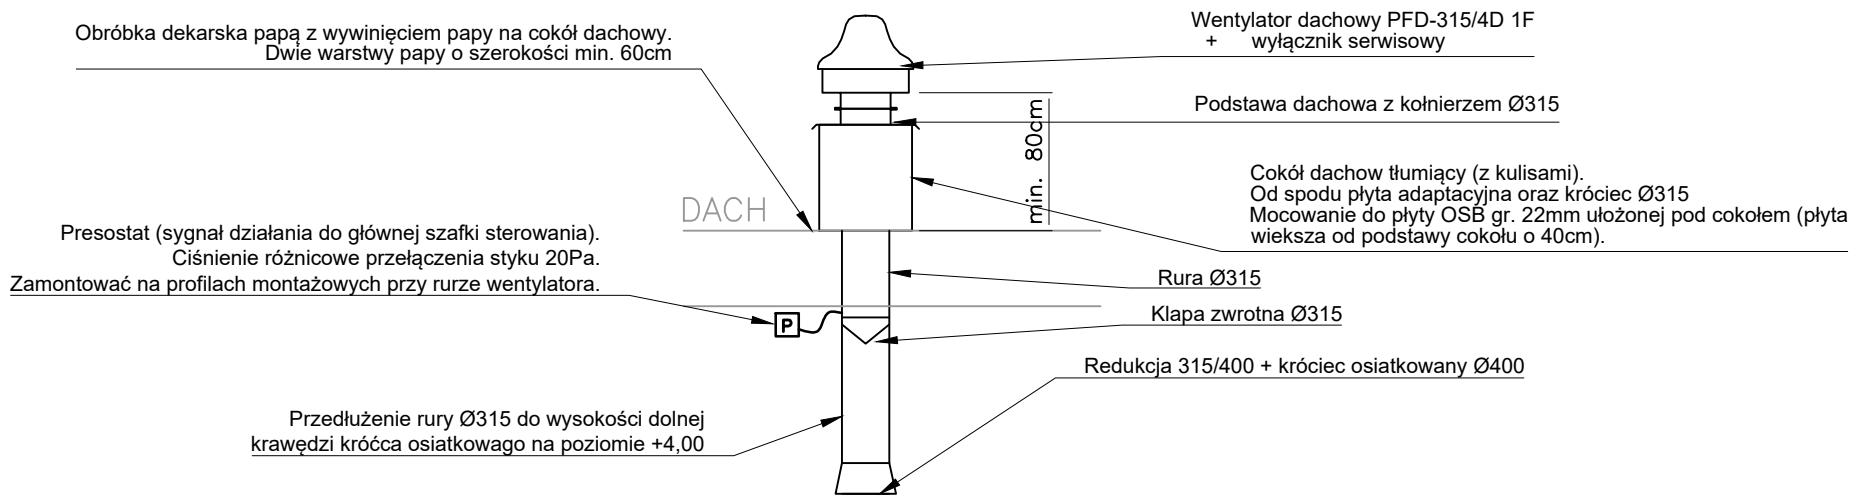

Schemat montażu wentylatorów W3, W5

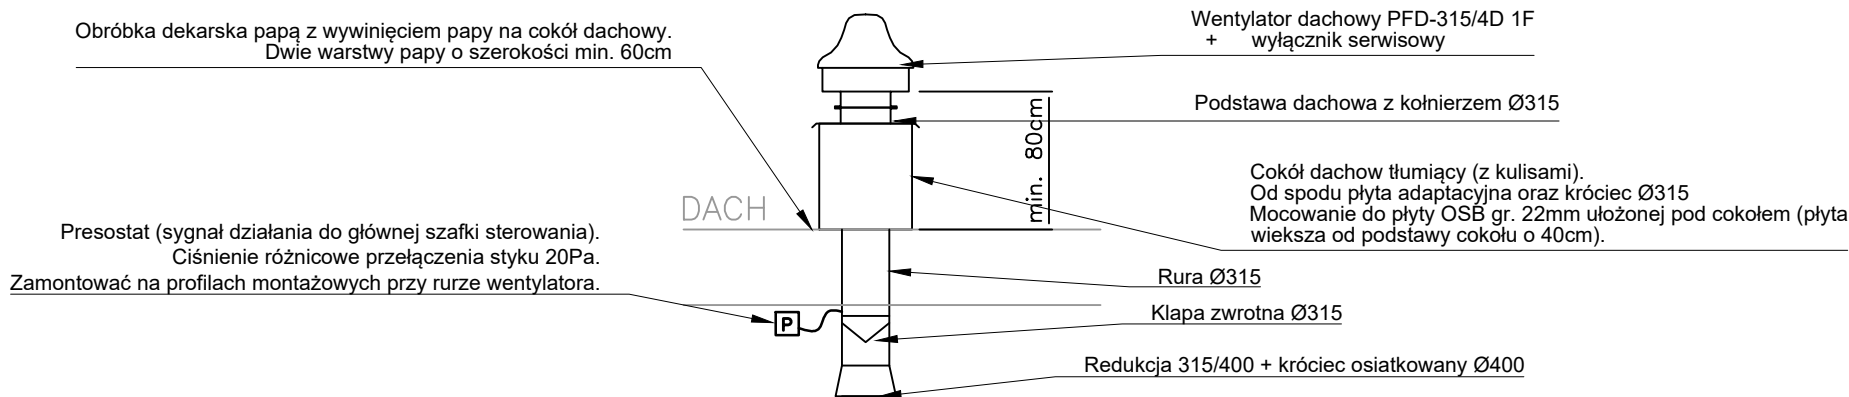

Obróbki dekarckie wykonać tak aby nie występowały zastoiny wodne za cokołem wentylatora (patrzac od najniższego punktu dachu). Cokoły dachowe powinny mieć wysokość co najmniej 70cm tak aby poziom wylotu powietrza z wentylatora był na wysokości co najmniej 80cm ponad połącią dachu. Cokoły zamówić do dachu o nachyleniu ok. 11% (kąć nachylenia ok. 6°). Od strony pomieszczenia zamontować rozety w miejscu otworowania blachy trapezowej. Mocowanie rur wykonać do istniejącej konstrukcji dachu i projektowanych wzmocnień blachy trapezowej. Stosować zawiesia systemowe np. NICZUK lub WALRAVEN. Mocowanie wykonać za pomocą profili montażowych mocowanych do konstrukcji oraz kątowników stalowych, prętów gwintowanych i zawiesi typu L do wentylacji. Mocowanie zawiesia bezpośrednio do ścianki rury za pomocą wkrętów.

Jednostka projektowa: PRO-DAM Damian Dziubyna Gładyszów 75, 38-315 Uście Gorlickie tel. 506 054 564, e-mail. damian.dziubyna@gmail.com NIP: 738-192-47-78 REGON: 367456187			
Inwestor:	TELE-FONIKA Kable S.A. ul. Hipolita Cegielskiego 1 32-400 Myślenice		
Stadium: PROJEKT TECHNICZNY	Temat opracowania: PROJEKT TECHNICZNY INSTALACJI WENTYLACJI WYWIEWNEJ NOWEJ LINII POCYNOWNI W NOWEJ HALI NA WYDZIALE TDŁ NA TERENIE ZAKŁADU TELE-FONIKA KABLE S.A. W KRAKOWIE.		
Element: PROJEKT INSTALACJI WENTYLACJI			
Branża: SANITARNA	Tytuł rysunku: Szczegół montażu wentylatorów		
Projektant:	Imię i nazwisko mgr. inż. Maciej Mróz	Uprawnienia / specjalność NR EWIDENCYJNY: MAP/0460/POOS/11 Specjalność instalacyjna w zakresie sieci, instalacji i urządzeń cieplnych, wentylacyjnych, gazowych, wodociagowych i kanalizacyjnych	Podpis
Współpraca:	Imię i nazwisko mgr. inż. Damian Dziubyna	Uprawnienia / specjalność NR EWIDENCYJNY: MAP/0228/POOS/10 Specjalność instalacyjna w zakresie sieci, instalacji i urządzeń cieplnych, wentylacyjnych, gazowych, wodociagowych i kanalizacyjnych	Podpis
Data opracowania: 03.2025	Skala: 1:50		Nr rys.: 3